
 
 





Enea		Enea Serwis sp. z o.o. Oddział Szczecin	
Projekcent:	mgr inż. Robert Bieć	ZAP/0086/ PWOE/06	Data: 09.07.2024
Dysponent:	PROJEKT ZAGOSPODAROWANIA TERENU	Skala: 1:500	
Tytuł inwestycji:	ELEKTROENERGETYCZNE PRZYŁĄCZA KABLOWE 0,4 kV		
Adres inwestycji:	Międzywoźcie Osiedle nad Zalewem dz. nr 194/32, 194/63		
Nr archiwalny: Nr rysunku			1
			08/2020

LEGENDA:

-  istn. kabel
-  proj. kabel
-  istn. złącze
-  proj. złącze
-  ruro osłonowa ø110mm

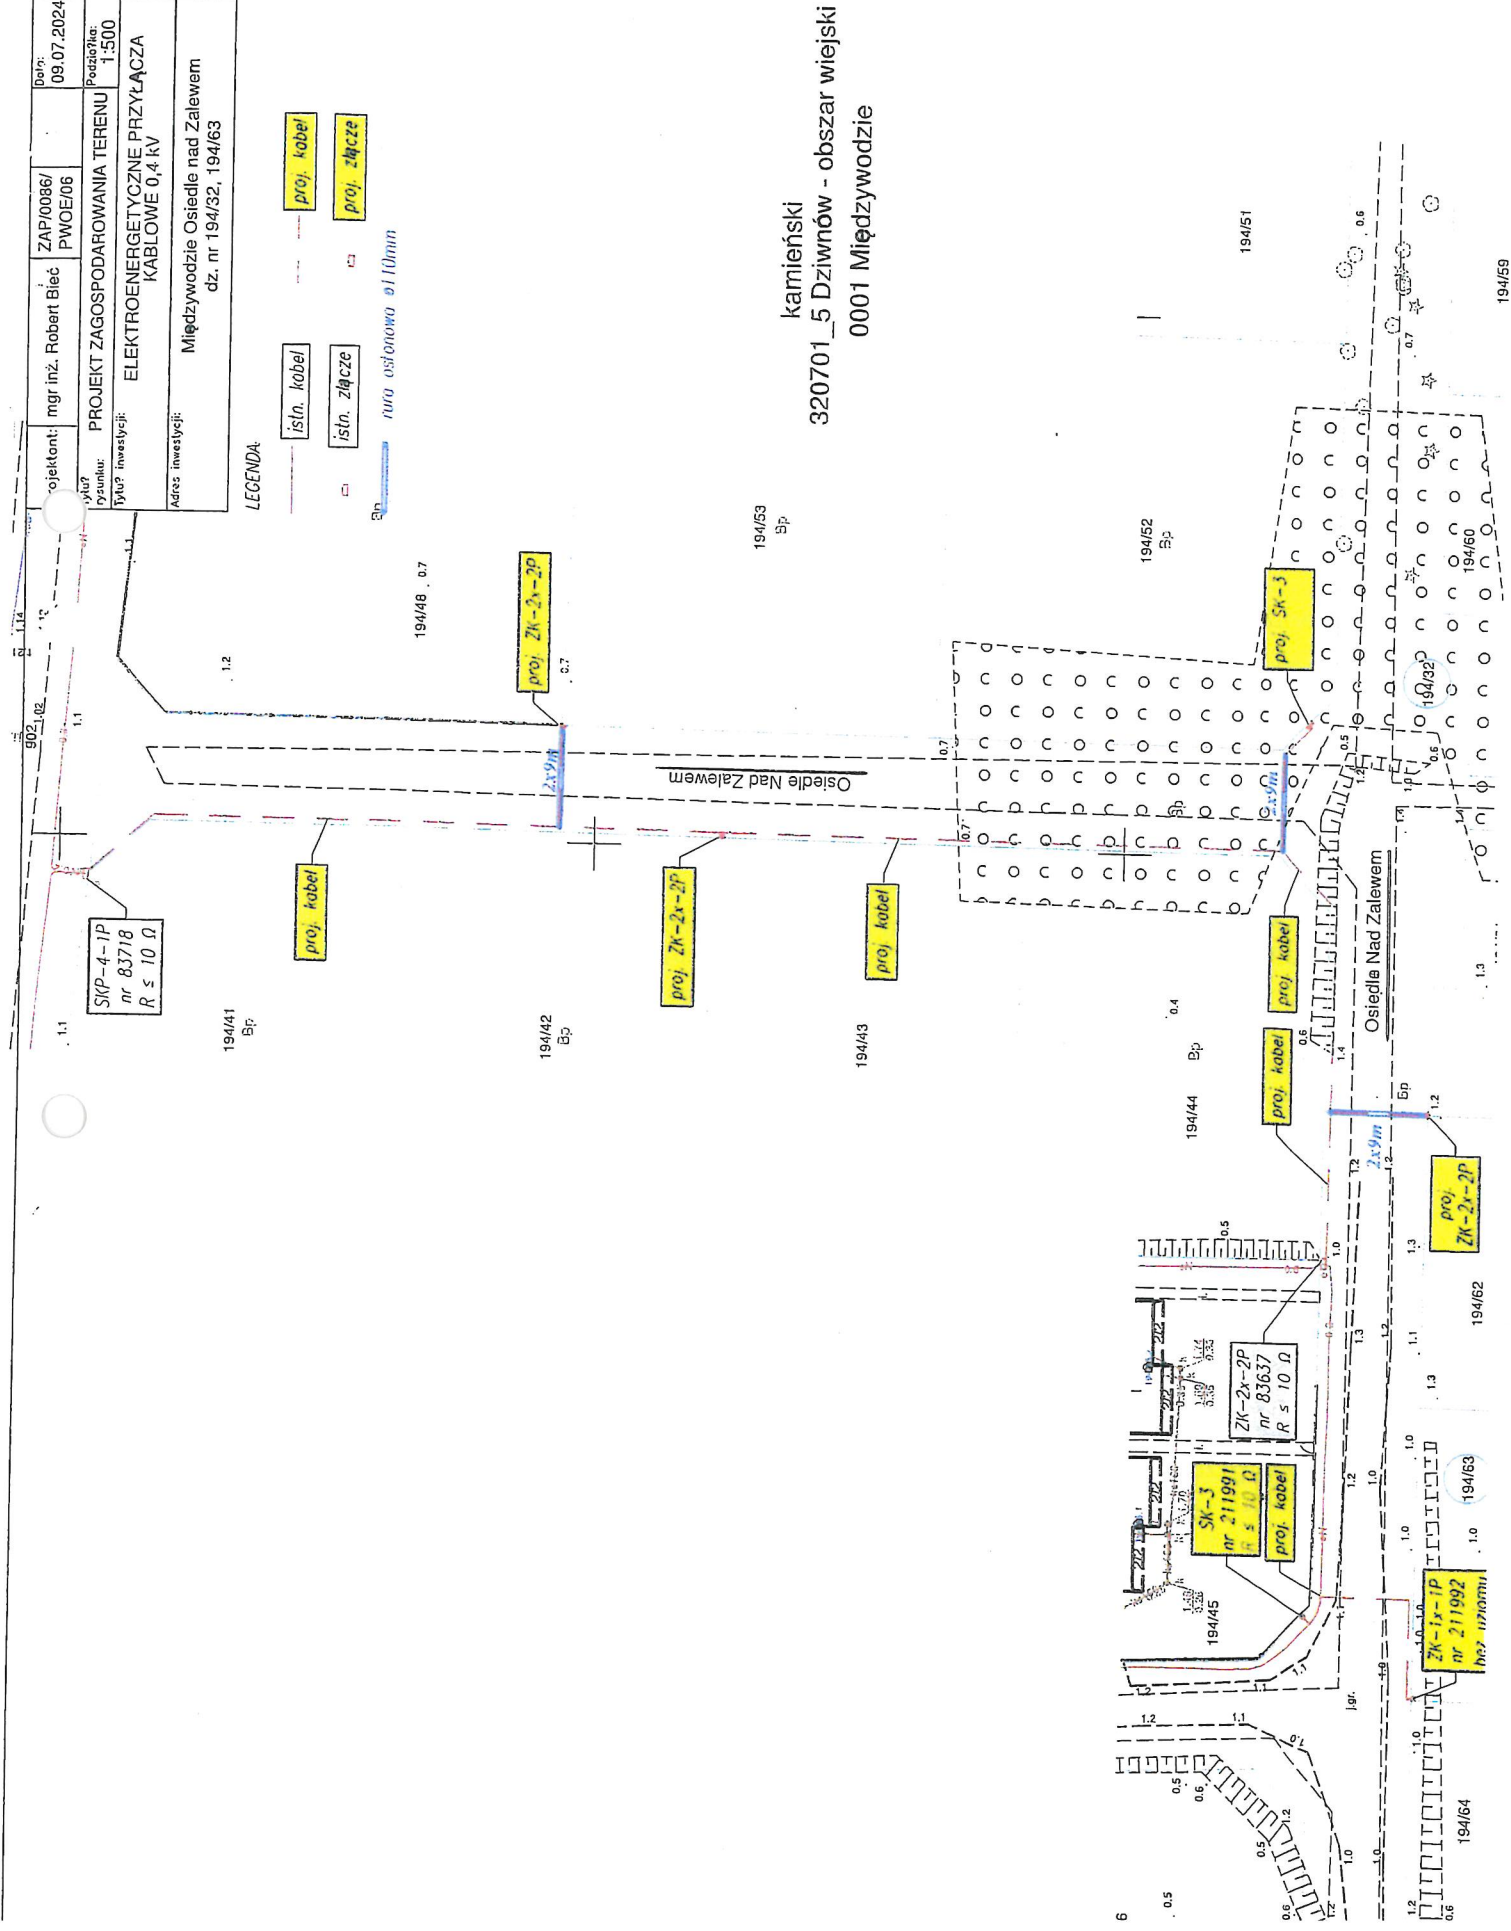

kamieński
320701_5 Dziwnów - obszar wiejski
0001 Międzywoźcie