
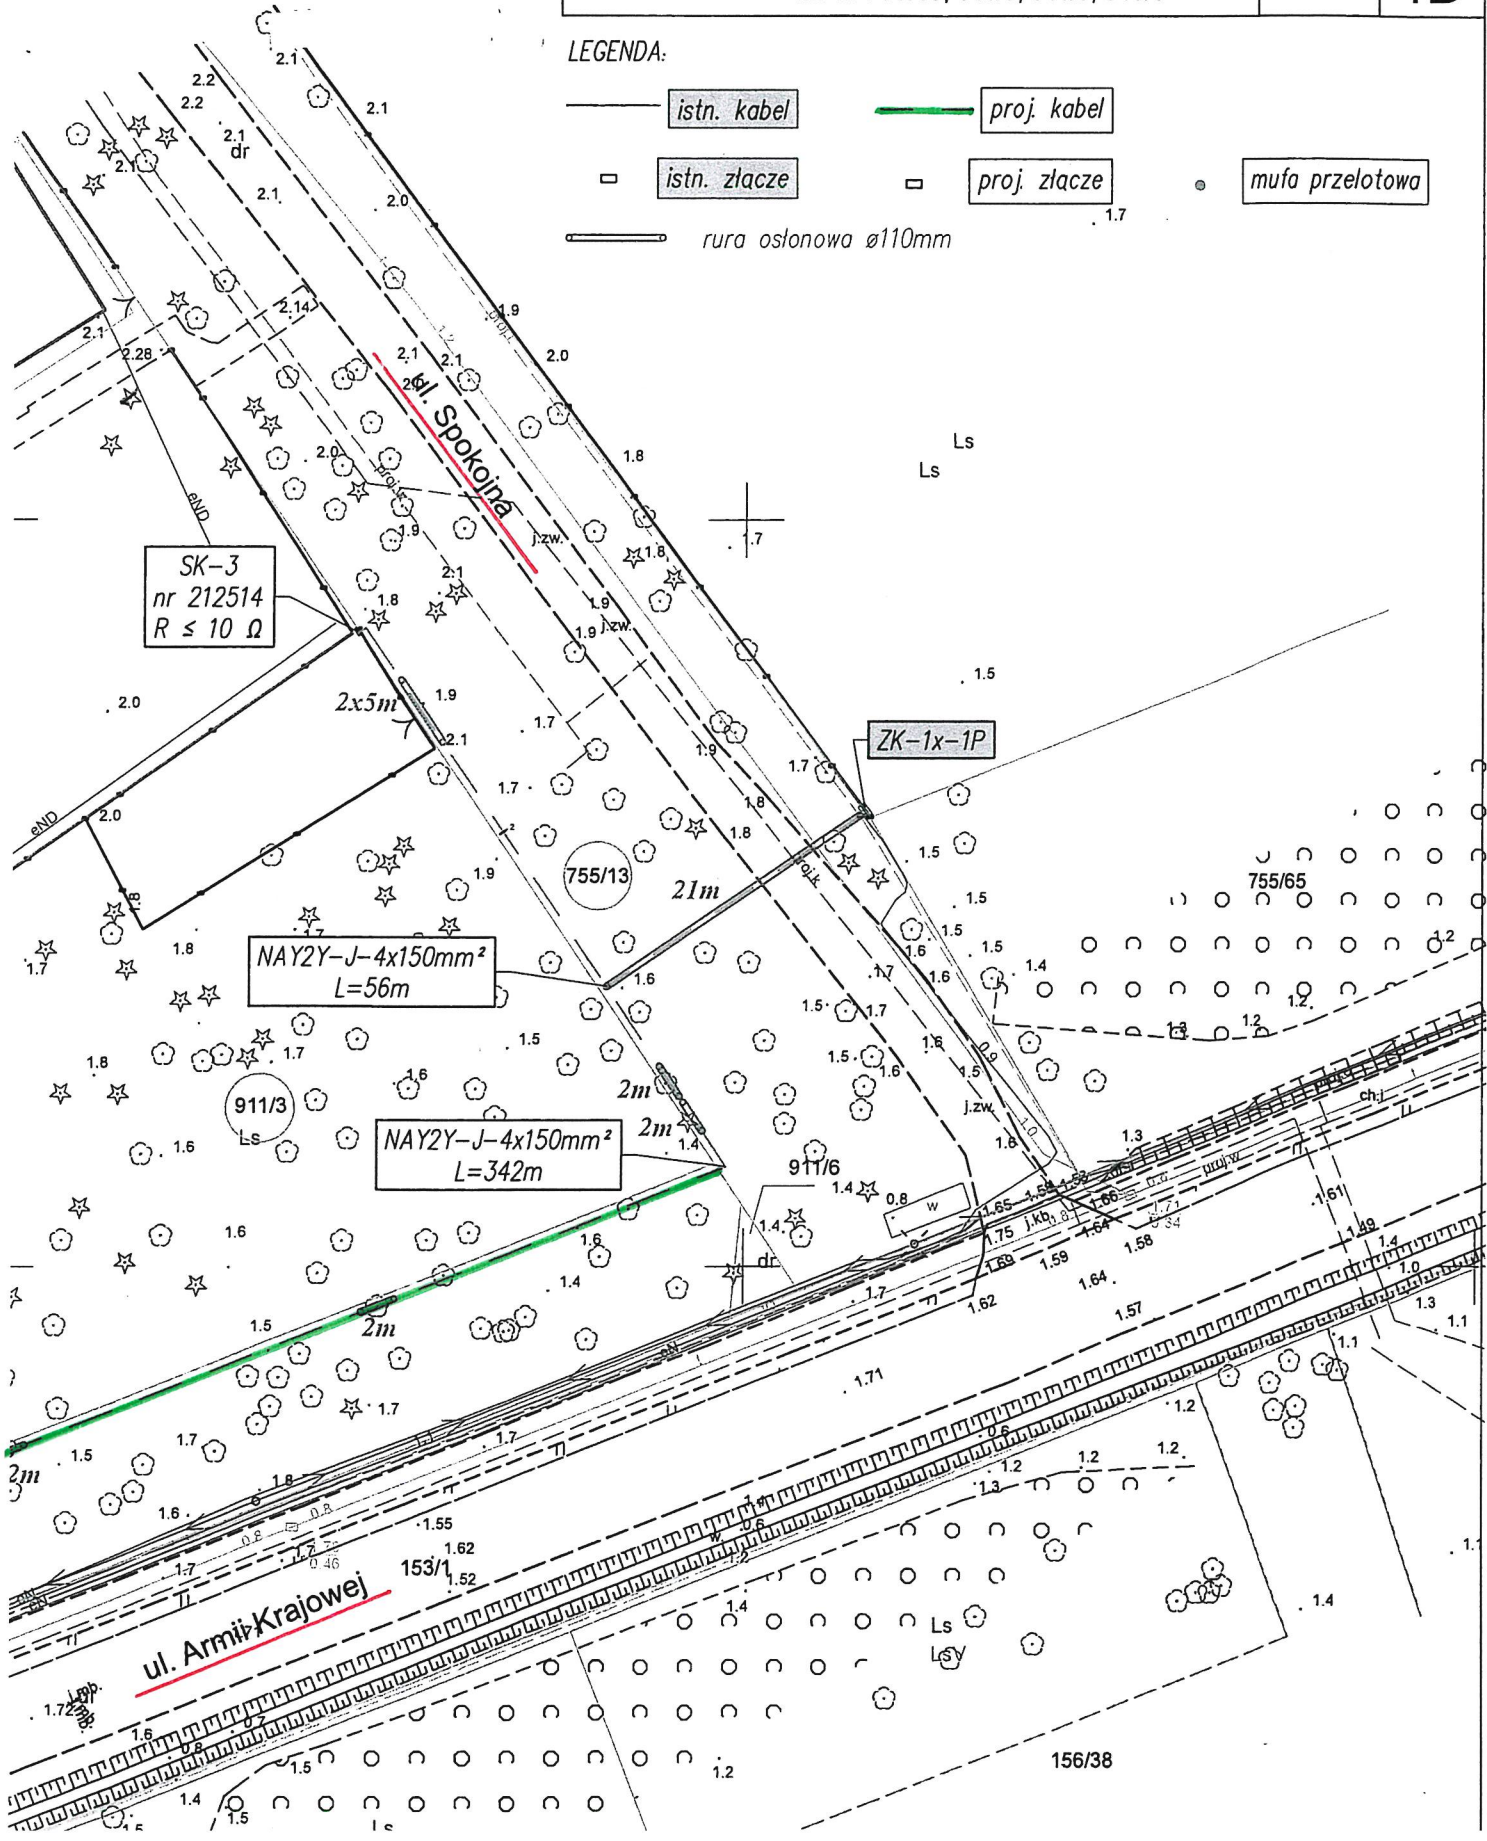
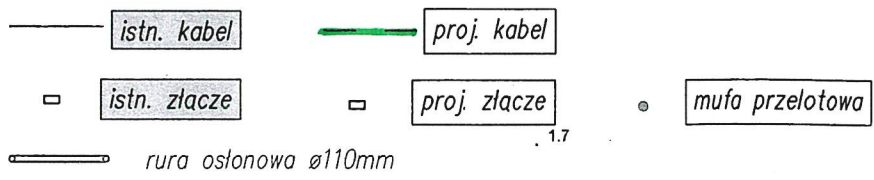


|                   |   |                      |            |                                |   |
|-------------------|---|----------------------|------------|--------------------------------|---|
| Projektant:       | mgr inż. Robert Bieć  | ZAP/0086/<br>PWOE/06 | Data:      | 10.12.2024                     | <br>Enea Serwis sp. z o.o.<br>Oddział Szczecin |
| Tytuł rysunku:    | PROJEKT ZAGOSPODAROWANIA TERENU   |                      | Podziałka: | 1:500                          |   |
| Tytuł inwestycji: | ELEKTROENERGETYCZNE PRZYŁĄCZE<br>KABLOWE 0,4 kV                           |                      |            | 1307263/2024/ZR2<br>50159/2024 |   |
| Adres inwestycji: | Międzywodzie ul. Wczasowa, Spokojna<br>dz. nr 755/13, 911/3, 911/5, 913/5 |                      |            | Nr archiwalny:<br>07/2024      | Nr rysunku:<br><b>1B</b>  |

LEGENDA:



|  |                        |                  |
|--|------------------------|------------------|
| Projektant: mgr inż. Robert Bieć   | ZAP/0086/<br>PW0E/06   | Data: 10.12.2024 |
| Tytuł rysunku: PROJEKT ZAGOSPODAROWANIA TERENU   | Skala: 1:500           |                  |
| Tytuł inwestycji: ELEKTROENERGETYCZNE PRZYŁĄCZE KABLOWE 0,4 kV                           |                        |                  |
| Adres inwestycji: Międzywodzie ul. Wczasowa, Spokojna dz. nr 755/13, 911/3, 911/5, 913/5 | Nr archiwalny: 07/2024 | Nr rysunku: 1A   |

- LEGENDA:
- proj. kabel
  - proj. złącze
  - istn. kabel
  - istn. złącze
  - rura osłonowa ø110mm
  - mufa przelotowa

